




DETAILNÍ SITUACE OPRAVY SO 02.3, SO 02.4

LEGENDA:

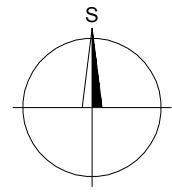

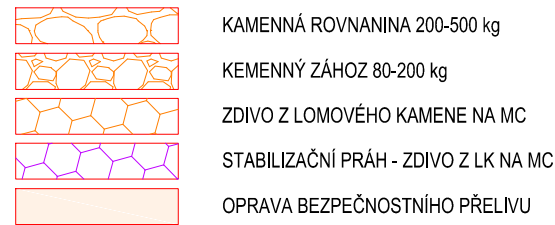



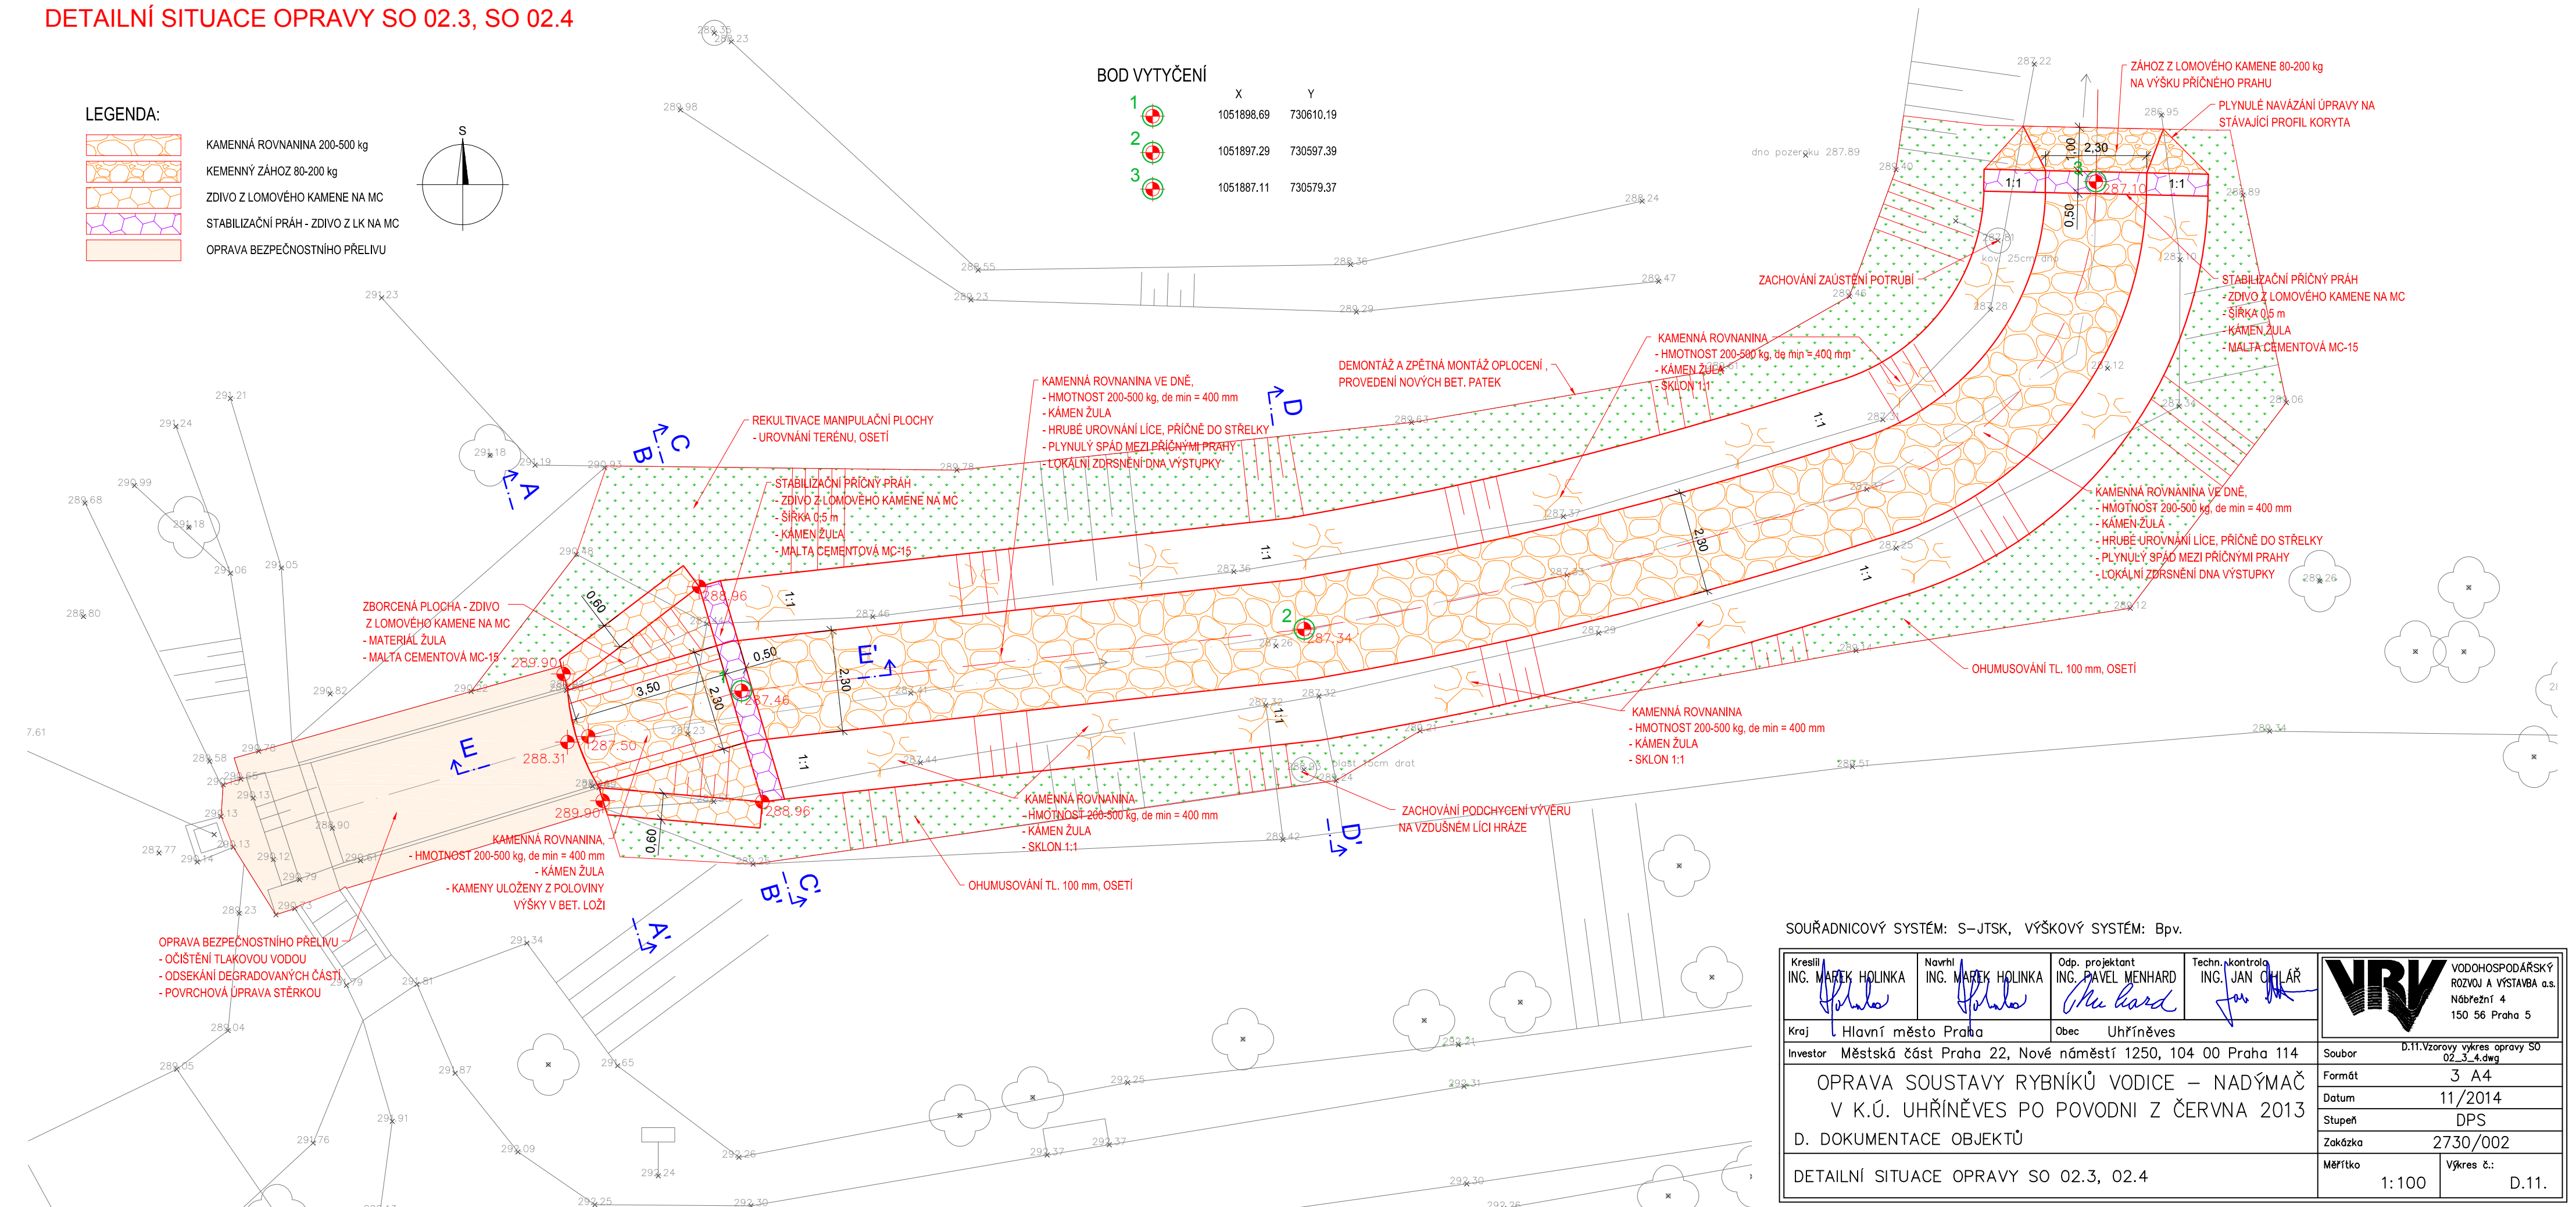
BOD VYTYČENÍ

| | X | Y |
|---|------------|-----------|
| 1 | 1051898.69 | 730610.19 |
| 2 | 1051897.29 | 730597.39 |
| 3 | 1051887.11 | 730579.37 |



SOUŘADNICOVÝ SYSTÉM: S-JTSK, VÝŠKOVÝ SYSTÉM: Bpv.

| | | | | |
|--|--|--|--|--|
| Kreslil ING. MAREK HOLINKA  | Navrl ING. MAREK HOLINKA  | Odp. projektant ING. PAVEL MENHARD  | Techn. kontrola ING. JAN CHLÁŘ  |  VODOHOSPODÁŘSKÝ ROZVOJ A VÝSTAVBA a.s. Nábřeží 4 150 56 Praha 5 |
| Kraj Hlavní město Praha | | Obec Uhřetěves | | |
| Investor Městská část Praha 22, Nové náměstí 1250, 104 00 Praha 114 | | | | Soubor D.11.Vzorový výkres opravy SO 02_3_4.dwg |
| OPRAVA SOUSTAVY RYBNÍKŮ VODICE – NADÝMAČ V K.Ú. UHŘETĚVES PO POVODNI Z ČERVNA 2013 D. DOKUMENTACE OBJEKTŮ | | | | Formát 3 A4 |
| | | | | Datum 11/2014 |
| | | | | Stupeň DPS |
| D. DOKUMENTACE OBJEKTŮ | | | | Zakázka 2730/002 |
| DETAILNÍ SITUACE OPRAVY SO 02.3, 02.4 | | | | Měřítko 1:100 Výkres č.: D.11. |